
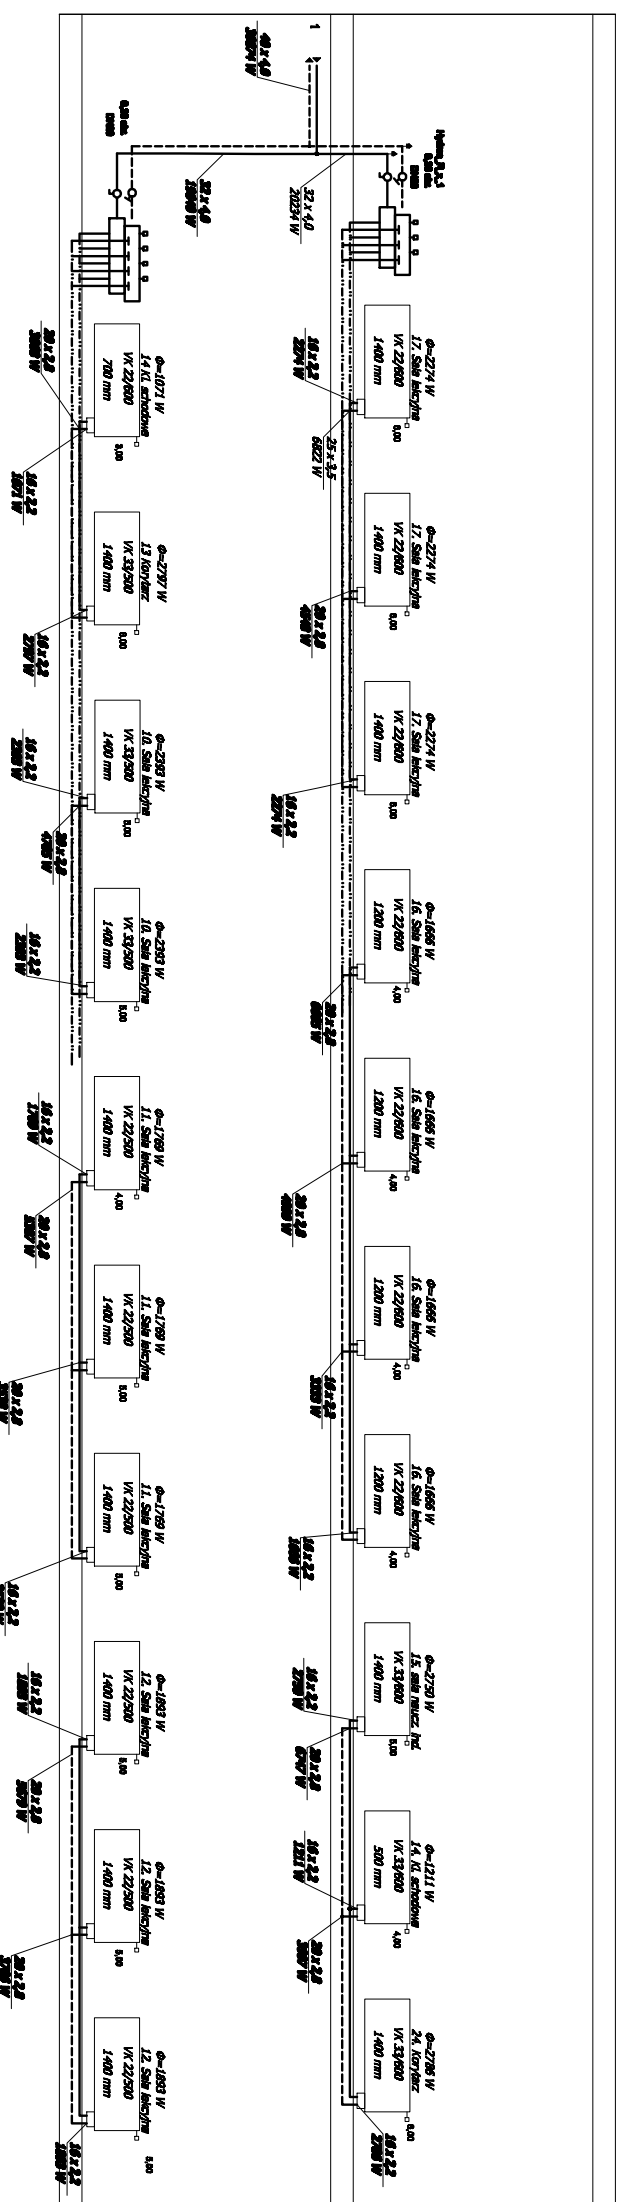



ROZWINIĘCIE INST. CENTR. OGRZEWANIA SKALA 1:100

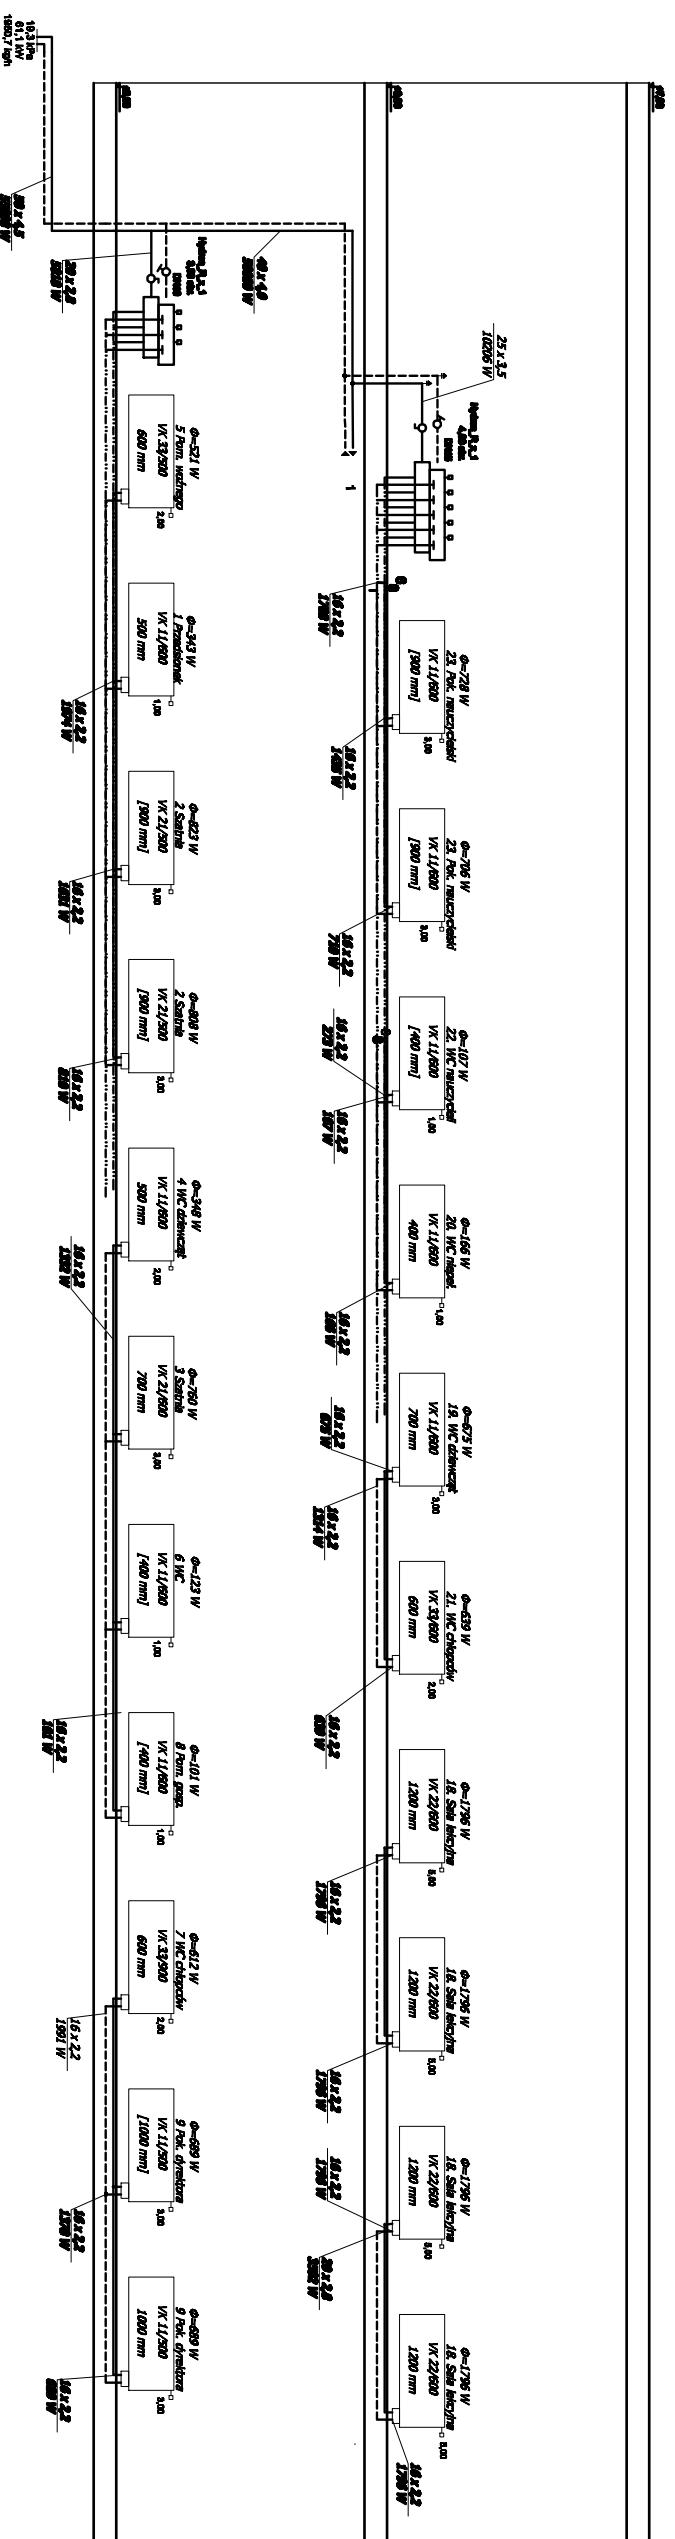

 PRACOWNIA INŻYNIERSKA MIP USŁUGI PROJEKTOWO-WYKONAWCZE -INSTALACJE ŚWIATŁNE I OŚWIĘTLIWIENIA mgr inż. Mirosław Pyżewski	
TEMAT:	PROJEKT WYKONAWCZY DOBUDOWY NIEZALEŻNEGO SKŁADU BRZOZOWY PRZYWIŃDZ, ul. Ściebka 1, działka nr 289/4
INWESTOR:	Urząd Gminy ul. Gdańska 7
PROJEKT:	P.W. INSTALACJI WOD-KAN I CENTRALNEGO OGRZEWANIA Z KOTŁOWNIĄ
RYSUJEK:	ROZWINIĘCIE INSTALACJI CO
PROJEKTANT:	mgr inż. Mirosław Pyżewski upr. nr POM/0035/P/OOS/07
SPRZĘDZAJĄCY:	mgr inż. Kamil Bączekowski upr. nr POM/0072/P/OOS/05
	06.2008
	1:100
	S-10