



INWENTARYZACJA

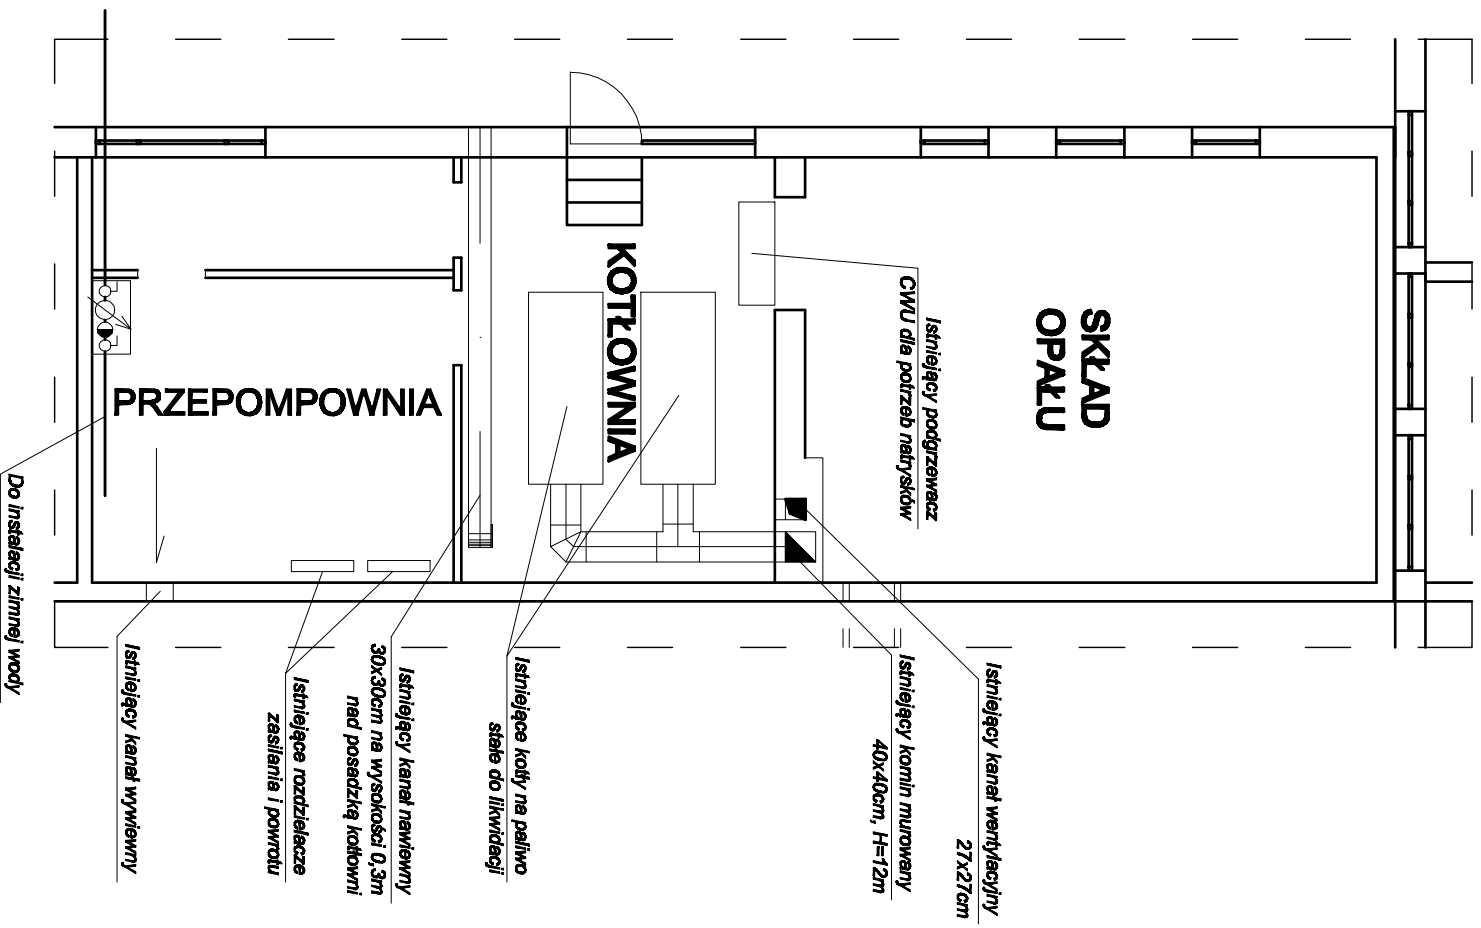

PROJEKTOWANIE

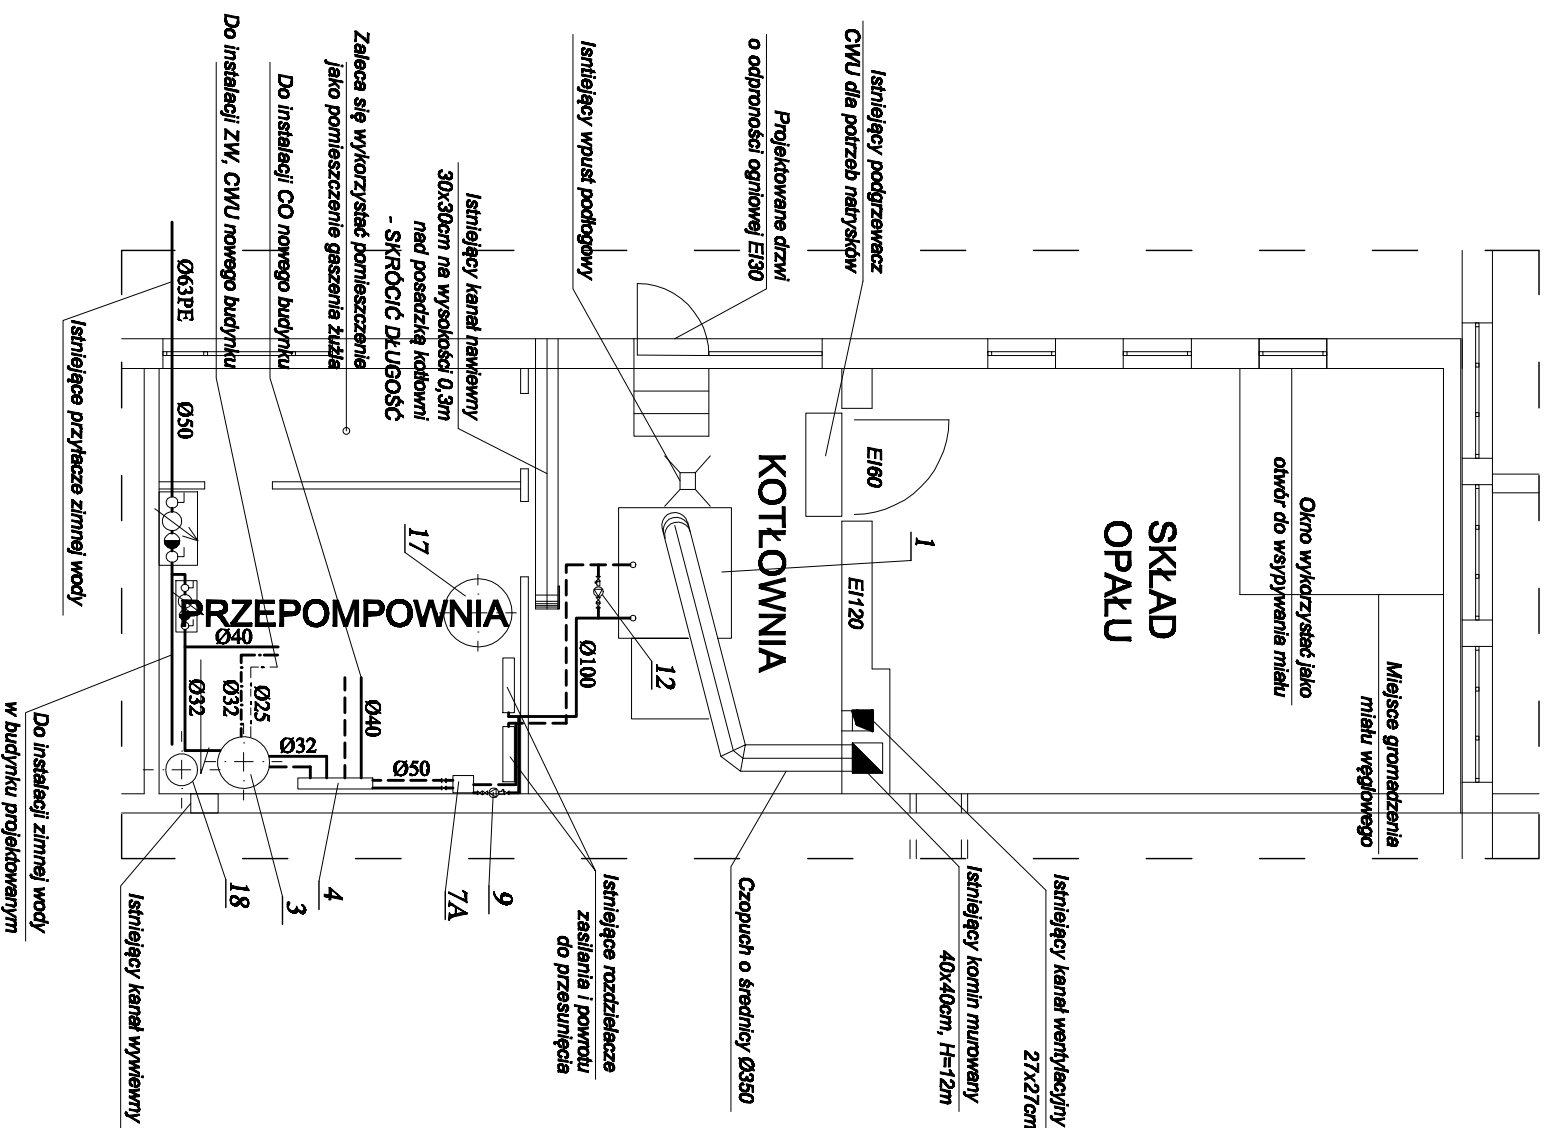


RZUT KOTŁOWNI SKALA 1:100

- Oznaczenia**
- zasilanie wody grzewczej
 - - - powrót wody grzewczej
 - woda zimna
 - - - ciepła woda
 - - - - - wywiew

UWAGA:

1. Zestawienie urządzeń patrz załącznik
2. Średnice zaworów, filtrów, zaworów zwrotnych należy przyjąć zgodnie ze średnicami przewodów - patrz powyższy schemat

		
TEMAT:	KONCEPCJA DO PROJEKTU BUDOWLANEGO DOBUDOWY NIEZALEZNEGO SKRZYDŁA SZKOŁY PRZYWIDZ, ul. Szkolna 1, działka nr 209/4	
INWESTOR:	Urząd Gminy ul. Gdańska 7 83-047 Przywidz	
PROJEKT:	P.B. INSTALACJI WOD-KAN I CENTRALNEGO OGRZEWANIA Z KOTŁOWNIĄ	
RYSUNEK:	RZUT KOTŁOWNI	
PROJEKTANT:	mgr inż. Mirosława Pyżalska upr. nr POM/0035/P/00S/07	04.2009
SPRAWDZAJĄCY:	mgr inż. Piotr Richter upr. nr POM/0140/P/00S/04	1:50
		S-12