


RZUT PARTERU - INSTALACJA WOD-KAN


SKALA 1:100

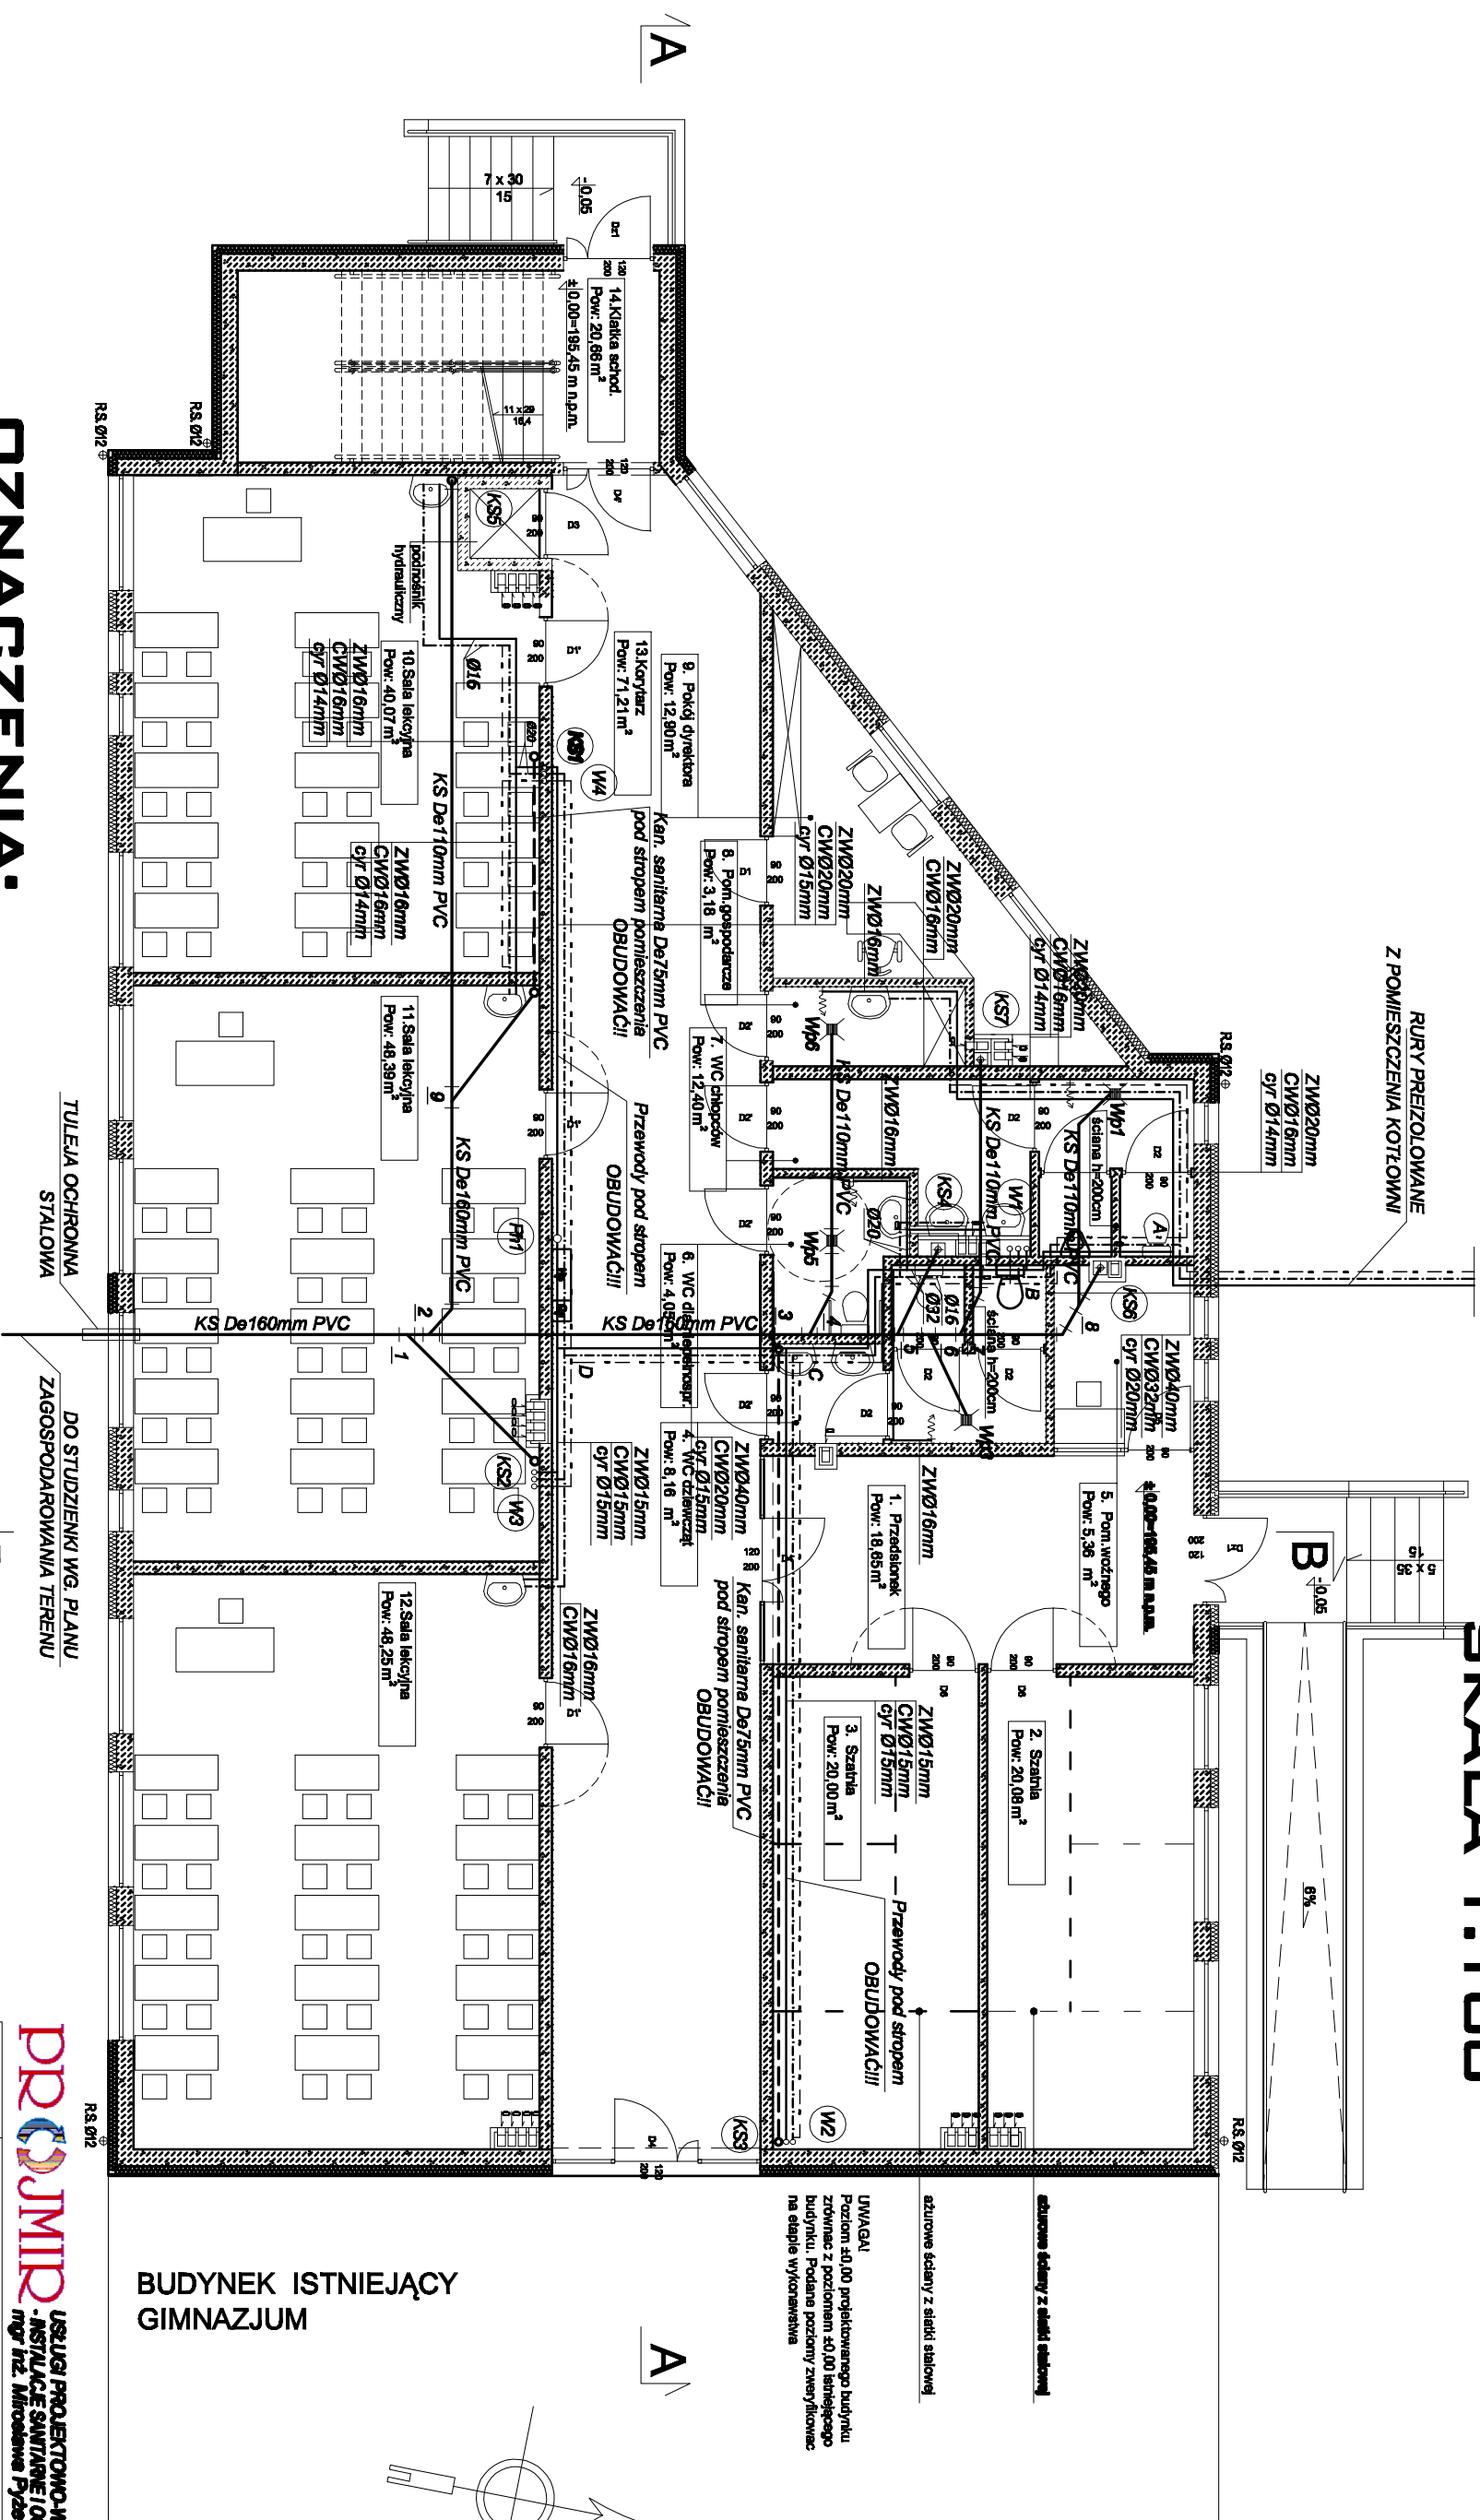

BUDYNEK ISTNIEJĄCY
GIMNAZJUM

OZNACZENIA:

- INSTALACJA ZW
 - INSTALACJA CIEPŁEJ WODY
 - INSTALACJA CYRKULACJI
 - KANALIZACJA SANITARNA
- W4 PION WODOCIĄGOWY
 - KS1 PION KANALIZACJI SANITARNEJ
 - Ph1 PION HYDRANTOWY

 USŁUGI PROJEKTOWO-WYKONAWCZE -INSTALACJE ŚWIATŁNE I OŚWIETLENIA mgr inż. Mirosław Pyżewski	
TEMA:	PROJEKT WYKONAWCZY DOBUDOWY NIEZALEŻNEGO SKRZYŻAŁA SZKOLY PRZY WIOSNIE, ul. Szkolna 1, działka nr 289/4
INWESTOR:	Urząd Gminy ul. Górska 7
PROJEKT:	P.W. INSTALACJI WOD-KAN I CENTRALNEGO OGRZEWANIA Z KOTŁOWNIĄ
RYSUJEK:	RZUT PARTERU - INSTALACJA WOD-KAN
PROJEKTANT:	mgr inż. Mirosław Pyżewski upr. nr POM/0035/P/OOS/07
SPRACUJĄCY:	mgr inż. Kamil Bączkowski upr. nr POM/0072/P/OOS/05
	06.2009
	1:100
	S-2