


# RZUT PIĘTRA - INSTALACJA WOD-KAN

## SKALA 1:100

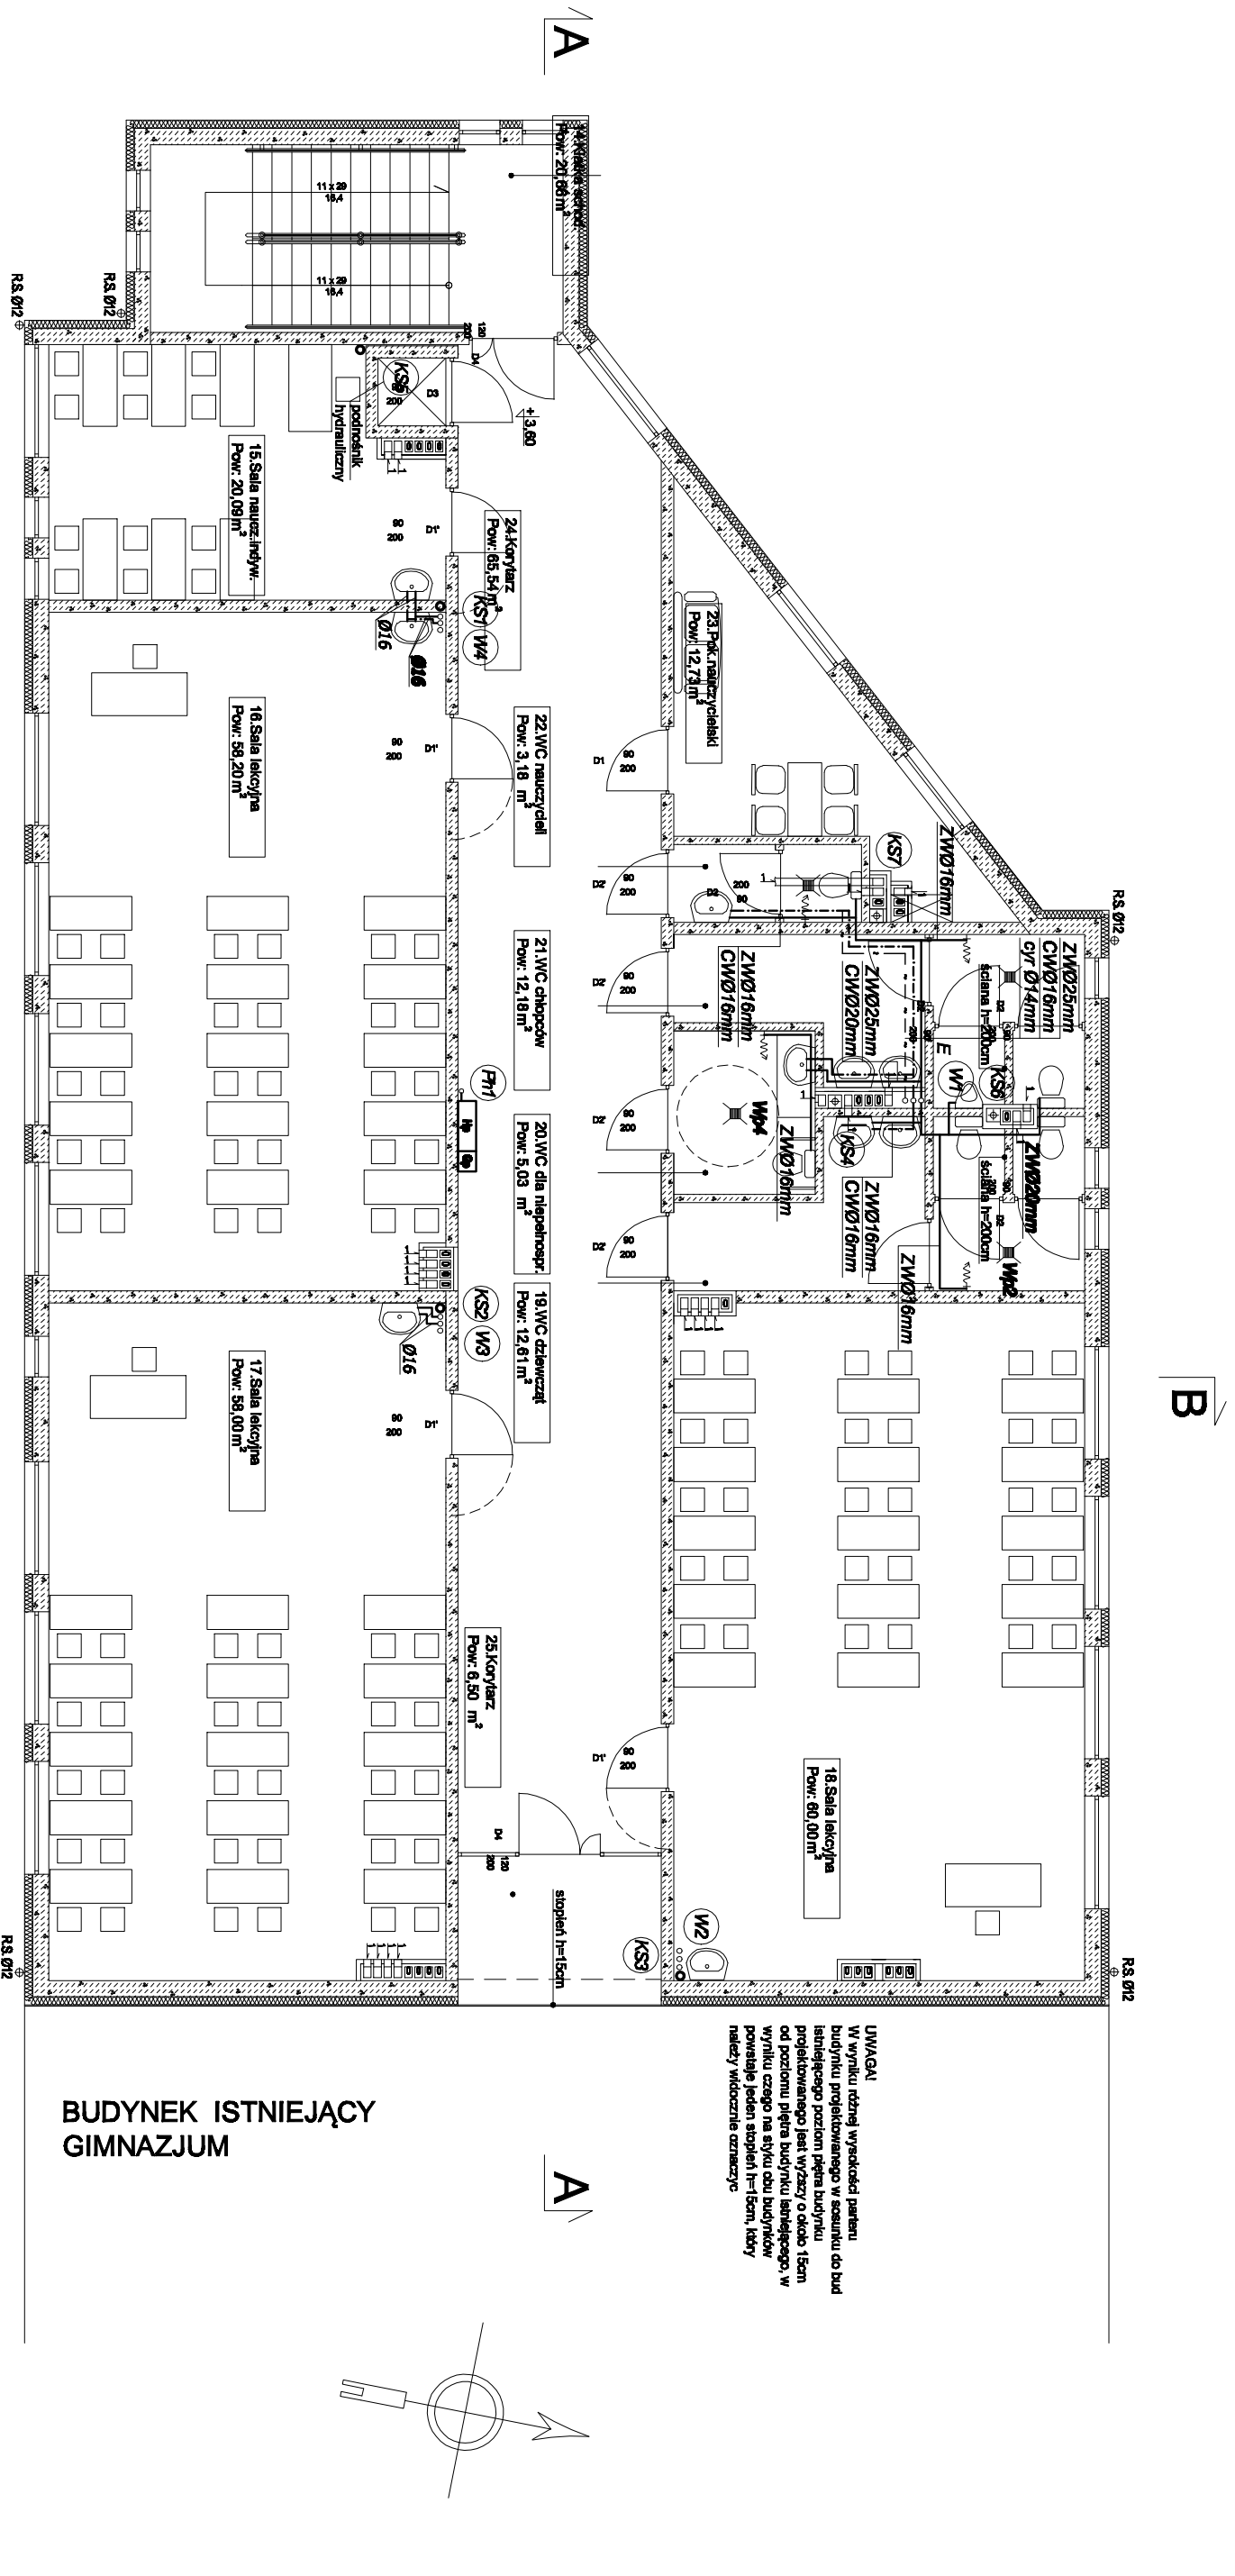

### OZNACZENIA:

- INSTALACJA ZW
- - - INSTALACJA CIEPŁEJ WODY
- INSTALACJA SANITARNIA
- W4 PION WODOCIĄGOWY
- KSI PION KANALIZACJI SANITARNEJ
- Ph1 PION HYDRANTOWY

**UWAGA!**  
W wyniku różnej wysokości parteru budynku projektowanego w stosunku do budowlanego poziomu parteru budynku projektowanego jest wyższy o około 15cm od poziomu piętra budynku istniejącego. W wyniku czego na styku obu budynków powstaje jeden stopek h=15cm, który należy widocznie oznaczyć

BUDYNEK ISTNIEJĄCY  
GIMNAZJUM

<b>PRC JMRP</b> USŁUGI PROJEKTOWO-WYKONAWCZE -INSTALACJE SANITARNE I OGRZEWANIA mgr inż. Mirosław Pyżewski	
TEMAT:	KONCEPCJA DO PROJEKTU BUDOWLANEGO DOBUDOWY NIEZALEŻNEGO SKRZYDŁA SZKOŁY PRZYWIDZ, ul. Szkolna 1, działka nr 209/4
INWESTOR:	Urząd Gminy ul. Gdarska 7 83-047 Przywidz
PROJEKT:	P.B. INSTALACJI WOD-KAN I CENTRALNEGO OGRZEWANIA Z KOTŁOWNIĄ
RYSUJEK:	<b>RZUT PIĘTRA - INSTALACJA WOD-KAN</b>
PROJEKTANT:	mgr inż. Mirosław Pyżewski upr. nr POM/0035/P/OOS/07
SPRACZUJĄCY:	mgr inż. Piotr Reiter upr. nr POM/0140/P/OOS/04
	04.2008
	1:100
	S-3