



 
 


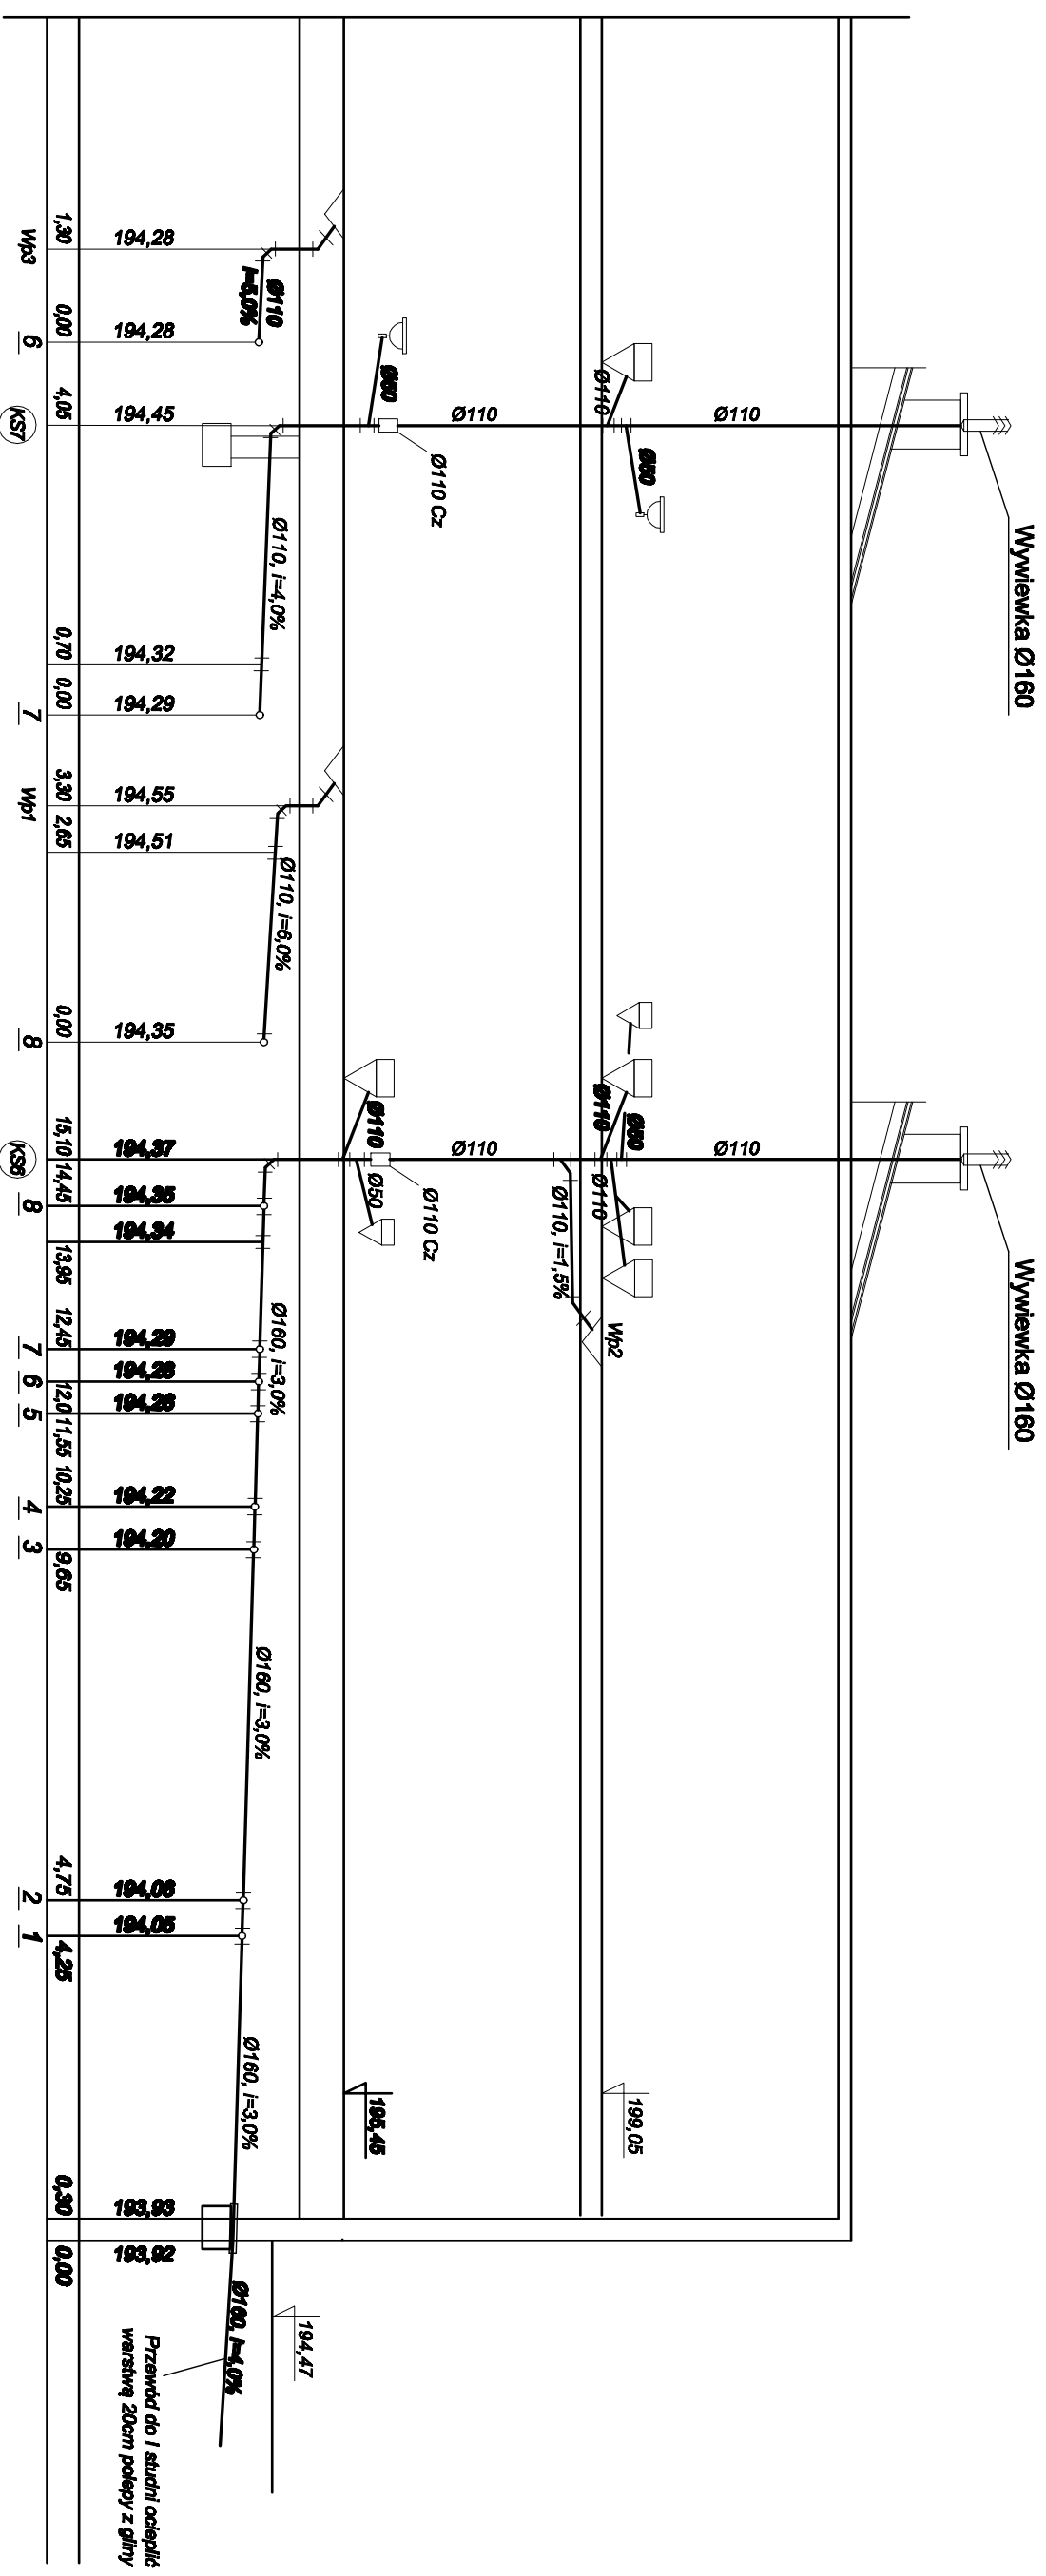

# ROZWINIĘCIE INST. KAN. SANITARNEJ

## SKALA 1:100



### OZNACZENIA:

-  PION KANALIAZCYJNY
-  KANALIZACJA ŚCIEKOWA
-  CZYSZCZAK
-  REDUKCJA
-  MISKA USTĘPOWA Z WYLOTEM SKOŚNYM Z DOLNOPLUKIEM
-  UMYWALKA
-  PISUAR

<b>PR</b> <b>UJMI</b>		USŁUGI PROJEKTOWO-WYKONAWCZE	
TEMAT:		PROJEKT WYKONAWCZY DOKŁADNY NEZALEŻNEGO SKRYTDELA SZKOLEY PRZY WINDZ, ul. Szachowa 1, działka nr 2004/1	
INWESTOR:		89-047 Przywółz	
PROJEKT:		P.W. INSTALACJI WOD-KAN I CENTRALNEGO OGRZEWANIA Z KOTŁOWNIĄ	
RYSunek:		ROZWINIĘCIE KAN. SANITARNEJ	
PROJEKTANT:		mgr inż. Mirosława Pyżewska upr. nr P.O.N/0033P/OCS/07	
SPRACZUJĄCY:		mgr inż. Kamil Bączekowski upr. nr P.O.N/0123P/OCS/05	
		06.2009	
		1:100	
		S-5	