


 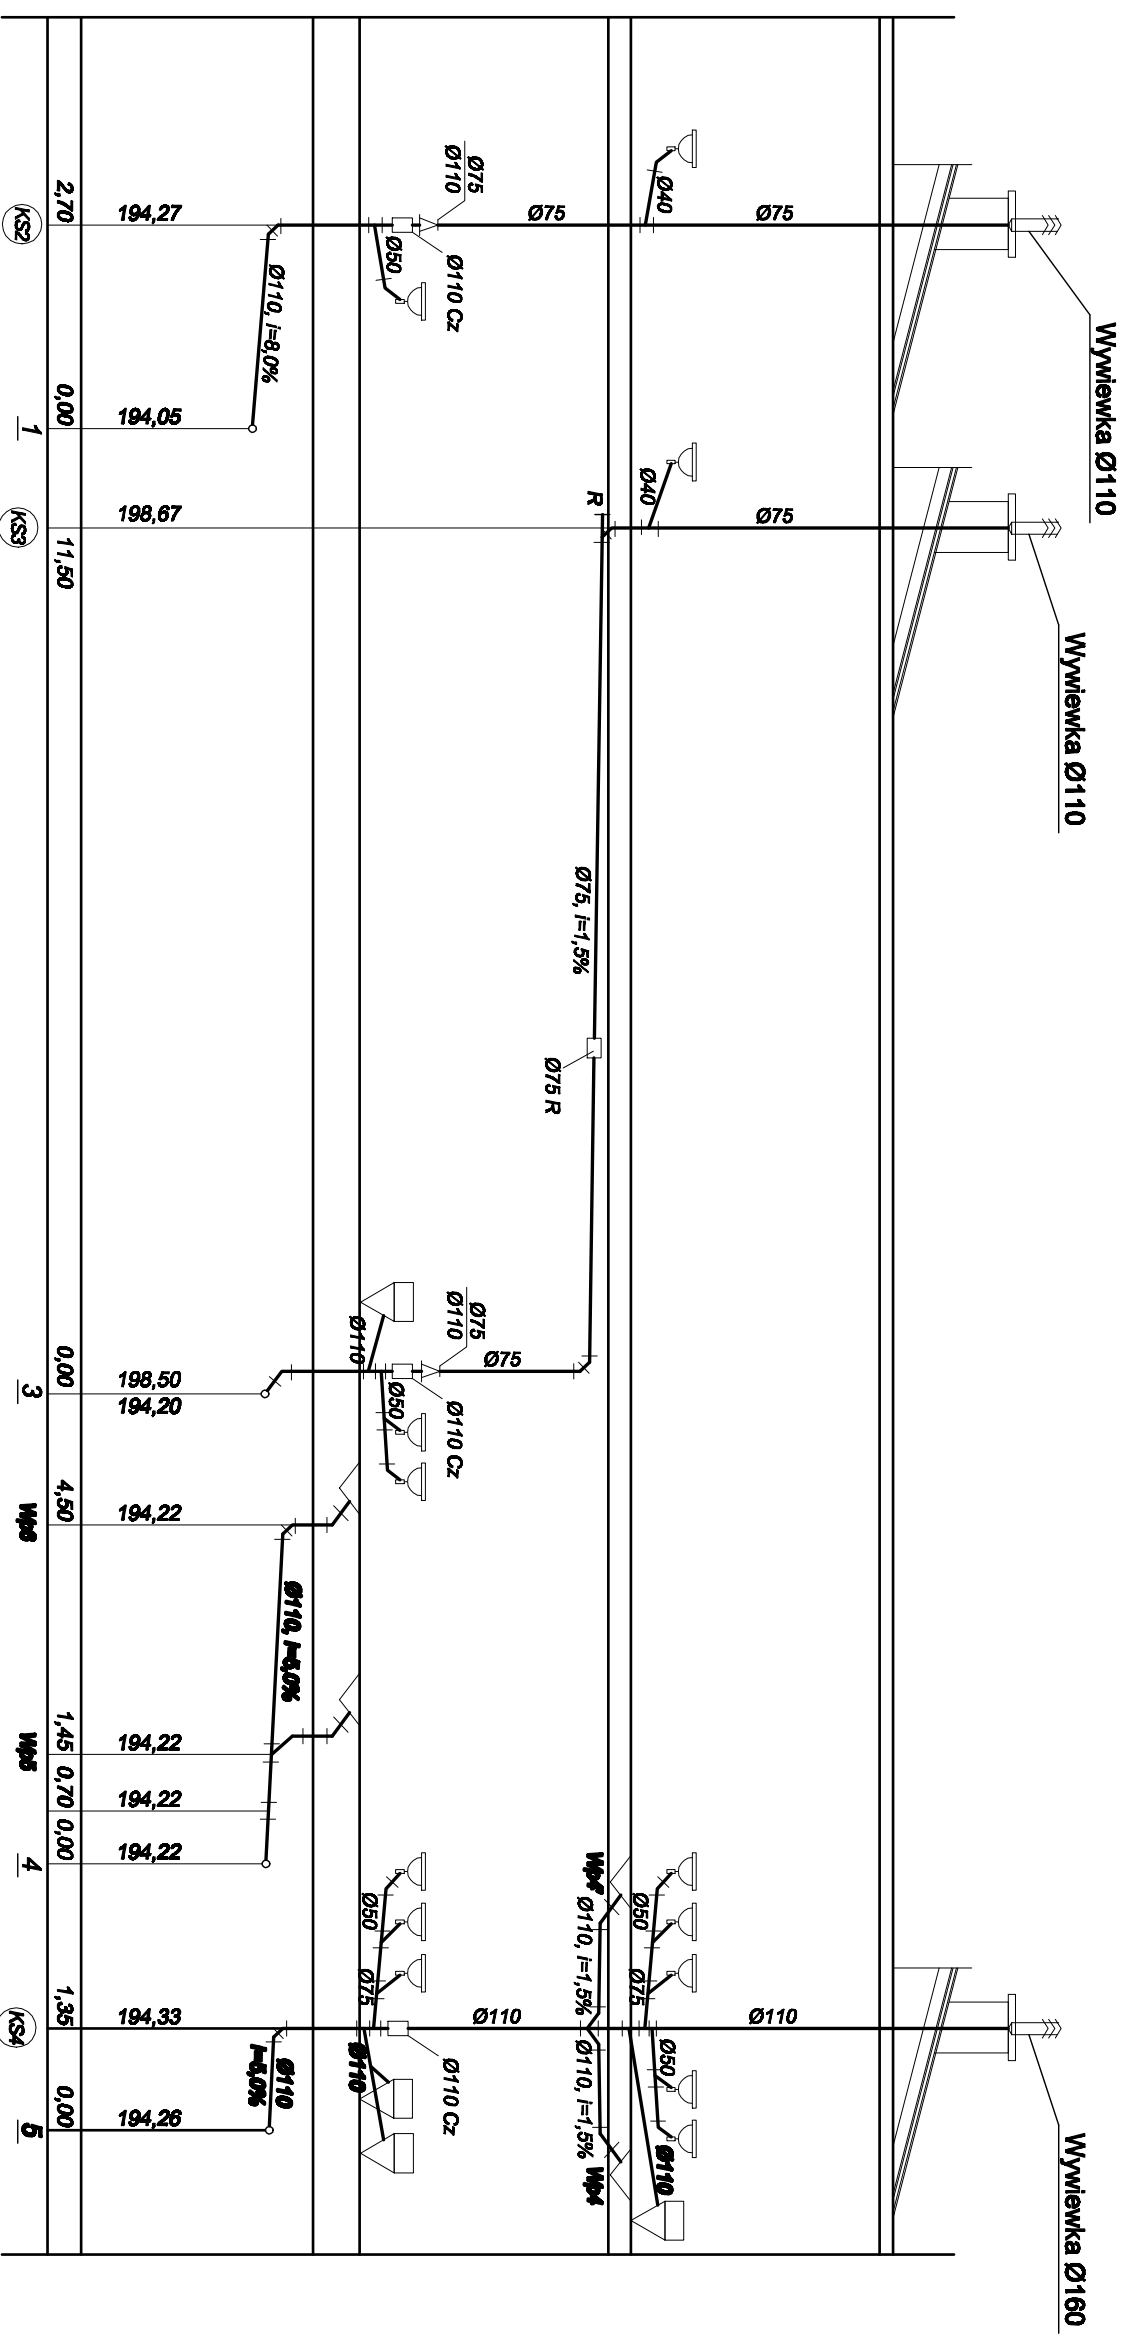



ROZWINIĘCIE INST. KAN. SANITARNEJ

SKALA 1:100



OZNACZENIA:

-  **PION KANALIZACYJNY**
-  **KANALIZACJA ŚCIEKOWA**
- Cz** CZYSZCZAK
- Ø160** REDUKCJA
- Ø110** MISKA USTĘPOWA Z WYLOTEM SKOŚNYM Z DOLNOPEŁKIEM
-  **UMYWALKA**
-  **PISUAR**

PRC JMR USŁUGI PROJEKTOWO-WYKONAWCZE	
INSTALACJE SANITARNE I OGRIWOBLOKOWANE	
mgr inż. Mirosława Pyszewska	
mgr inż. Mirosława Pyszewska	
TEMAT:	PROJEKT WYKONAWCZY DOBUDOWY NIEZALEŻNEGO PRZYWIÓZU, ul. Ściebka 1, działka nr 200/4
INWESTOR:	Urząd Gminy UL. Górska 7
PROJEKT:	83-047 Przywóz
RYSEK:	P.W. INSTALACJI WOD-KAN / CENTRALNEGO OGRZEWANIA Z KOTŁOWNIĄ
PROJEKTANT:	ROZWINIĘCIE KAN. SANITARNEJ
SPRZĘTUJĄCY:	mgr inż. Mirosława Pyszewska upr. nr POM/0035/P/005/07
	mgr inż. Kamil Bączkowski upr. nr POM/0015/P/005/05
	06.2009
	1:100
	S-6